


**KOORDINAČNÍ SITUACE STAVBY**  
M 1:500 (1. ČÁST)

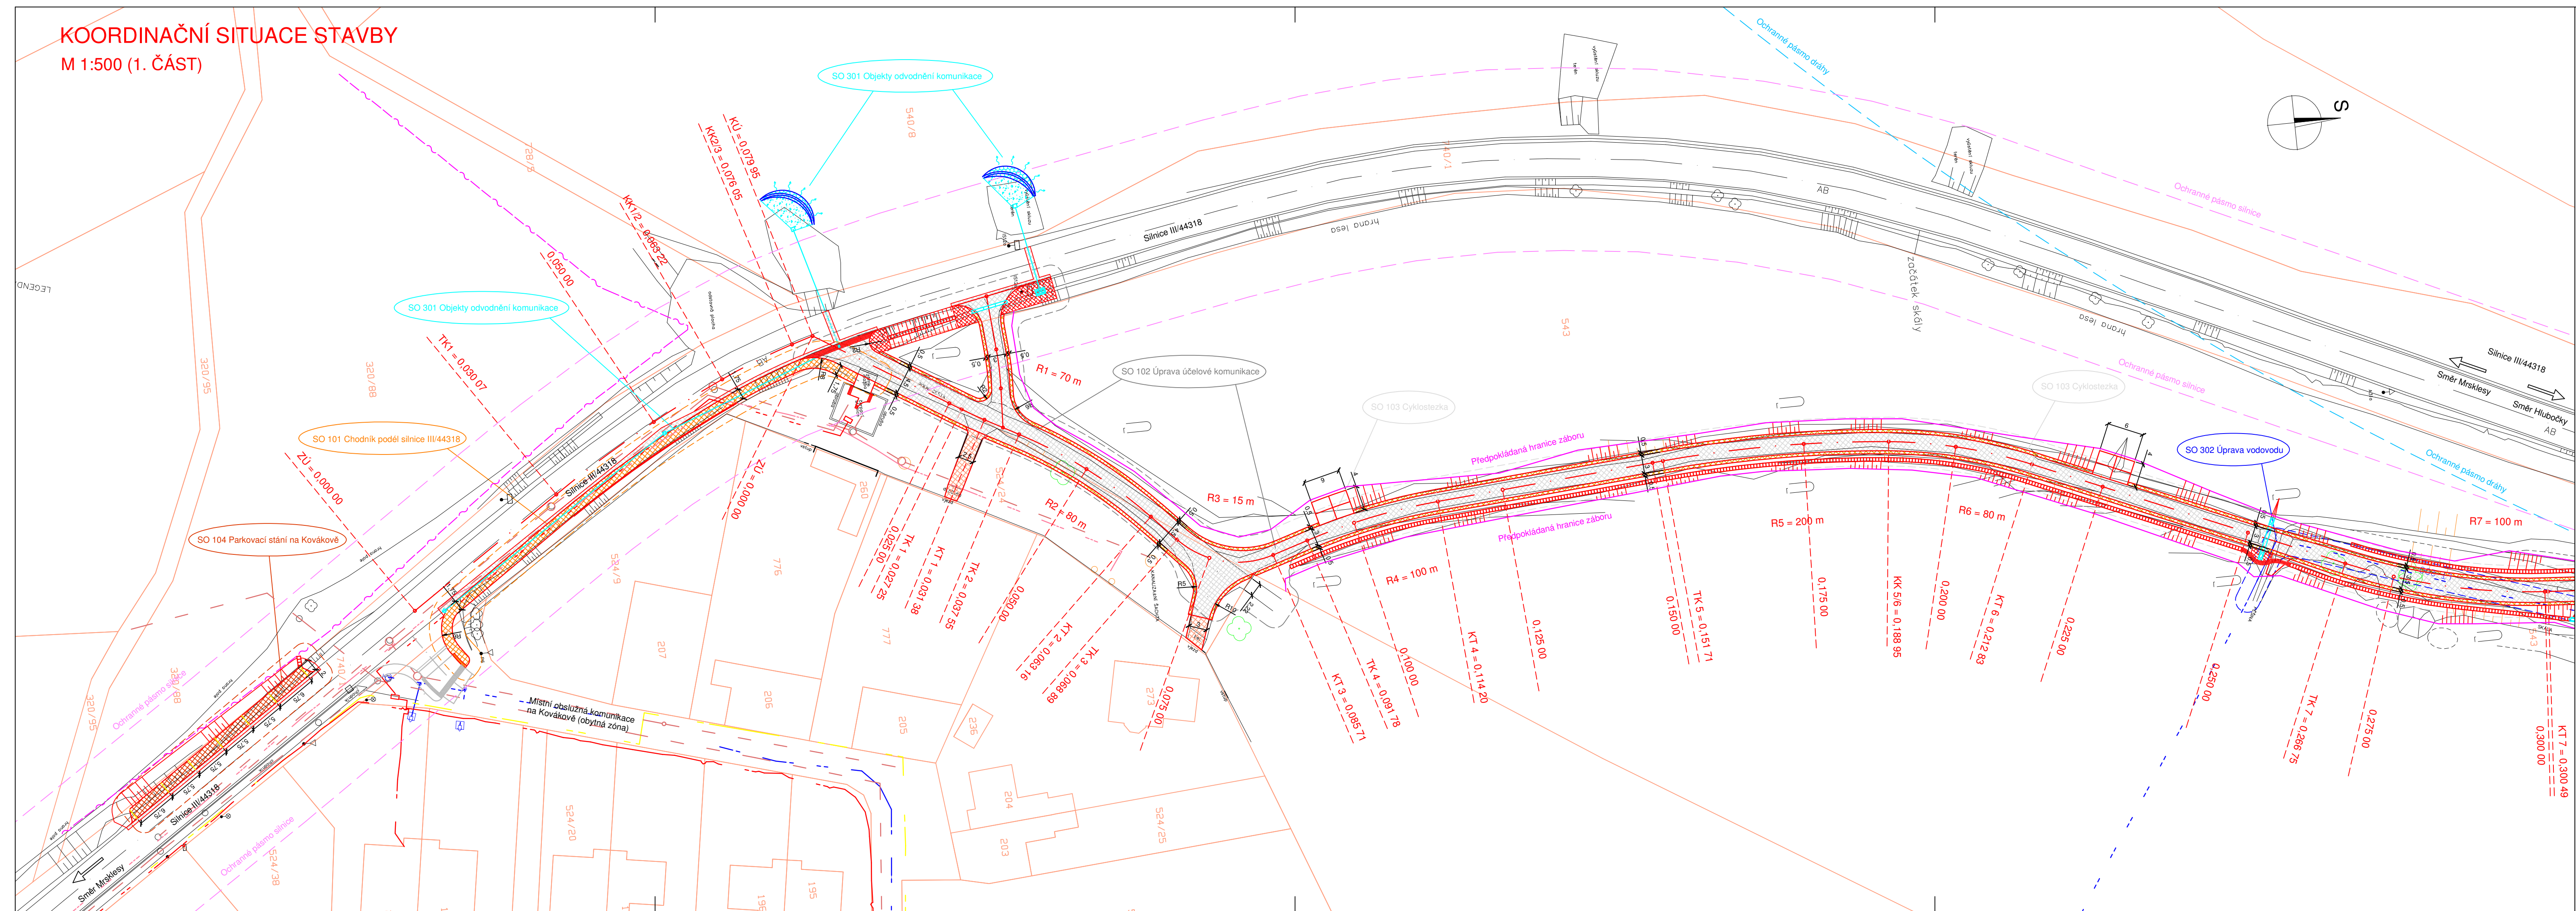

- LEGENDA INŽENÝRSKÝCH SÍTÍ:**
- Kabely ČD Telematika
  - Plynovody (RWE Distribuční Služby)
  - Telefonica O2 - kabelové sítě
  - Elektrické kabely podzemní (ČEZ Distribuce)
  - Podzemní optický kabel (obec Mrsklesy)
  - Vodovod MORAVSKÁ VODÁRENSKÁ
  - Kanalizace (několik druhů)

- LEGENDA STAVEBNÍCH OBJEKTŮ:**
- SO 001 Příprava území a kácení dřevin
  - SO 104 Parkovací stání ka Kovákové
  - SO 101 Chodník podél silnice III/44318
  - SO 301 Objekty odvodnění komunikace
  - SO 102 Úprava účelové komunikace
  - SO 302 Úprava vodovodu
  - SO 103 Cyklostezka
  - SO 401 Veřejné osvětlení

NAVRHL/VYPRACOVAL ING. TOMÁŠ TUŽÍN	ZODPOVĚDNÝ PROJEKTANT ING. TOMÁŠ TUŽÍN	ZHOTOVITEL <b>ING. TOMÁŠ TUŽÍN</b> AUTORIZOVANÝ INŽENÝR PRO DOPRAVNÍ STAVBY I.Č.: 01788205
KRAJ : OLOMOUCKÝ	OBEC: MRSKLESY	FORMÁT 5 x A4
OBJEDNATEL: OBEC MRSKLESY		DATUM DUBEN 2016
AKCE <b>Mrsklesy výstavba chodníku a cyklostezky z Kováкова do Mar. Údolí</b>		ČÍSLO ZAKÁZKY 07/2016
ČÁST STAVBY <b>Souhrnné řešení stavby</b>		STUPEŇ DSP (+ PDPS)
PŘÍLOHA <b>Koordináční situace stavby</b>		SOUPRAVA
		MĚŘÍTKO 1:500
		PŘÍLOHA Č. B.2./1