


KOORDINAČNÍ SITUACE STAVBY M 1:500 (2. ČÁST)

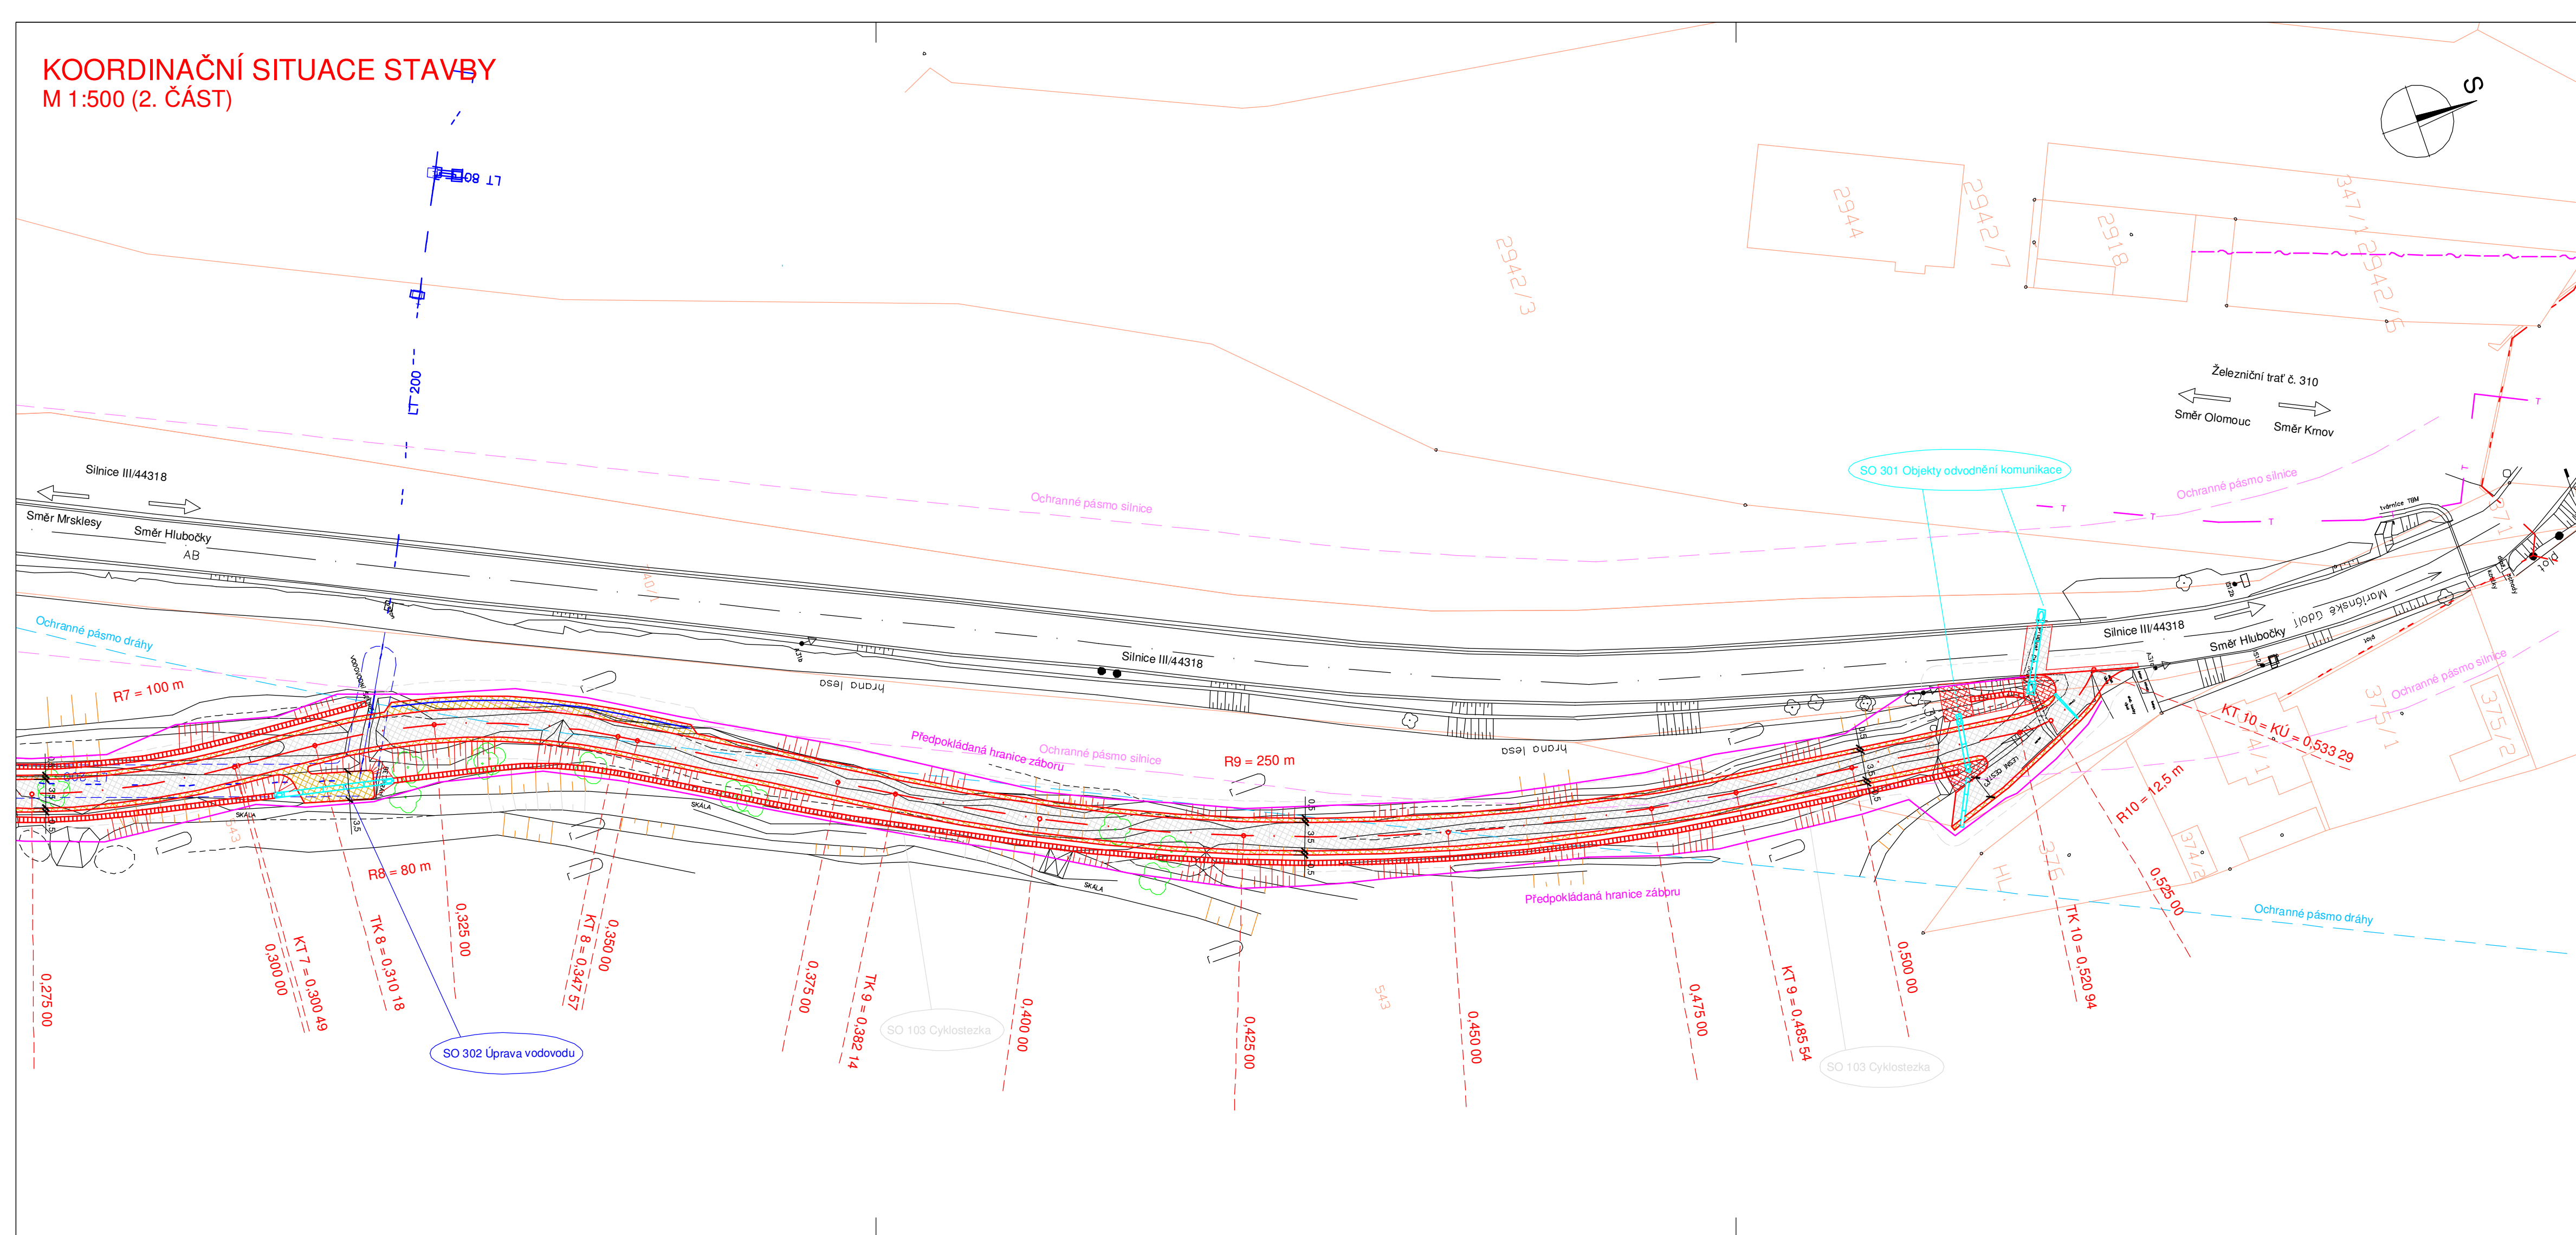

LEGENDA INŽENÝRSKÝCH SÍTÍ:

- Kabely ČD Telematika
- Plynovody (RWE Distribuční Služby)
- Telefonica O2 - kabelové sítě
- Elektrické kabely podzemní (ČEZ Distribuce)
- Podzemní optický kabel (obec Mrsklesy)
- Vodovod MORAVSKÁ VODÁRENSKÁ
- Kanalizace (několik druhů)

LEGENDA STAVEBNÍCH OBJEKTŮ:

- SO 001 Příprava území a kácení dřevin
- SO 101 Chodník podél silnice III/44318
- SO 102 Úprava účelové komunikace
- SO 103 Cyklostezka
- SO 104 Parkovací stání ka Kovákově
- SO 301 Objekty odvodnění komunikace
- SO 302 Úprava vodovodu
- SO 401 Veřejné osvětlení

NAVRHL/VYPRACOVAL ING. TOMÁŠ TUŽÍN <i>Tužín</i>	ZODPOVĚDNÝ PROJEKTANT ING. TOMÁŠ TUŽÍN <i>Tužín</i>	ZHOTOVITEL ING. TOMÁŠ TUŽÍN AUTORIZOVANÝ INŽENÝR PRO DOPRAVNÍ STAVBY I.Č.: 01788205
KRAJ : OLOMOUCKÝ	OBEC: MRSKLESY	
OBJEDNATEL: OBEC MRSKLESY	FORMÁT	4 x A4
AKCE Mrsklesy výstavba chodníku a cyklostezky z Kovákova do Mar. Údolí	DATUM	DUBEN 2016
	ČÍSLO ZAKÁZKY	07/2016
ČÁST STAVBY Souhrnné řešení stavby	STUPEŇ DSP (+ PDPS)	SOUPRAVA
PŘÍLOHA Koordinační situace stavby	MĚŘÍTKO 1:500	
	PŘÍLOHA Č. B.2./2	